



Grundriss

Schnitt A - A

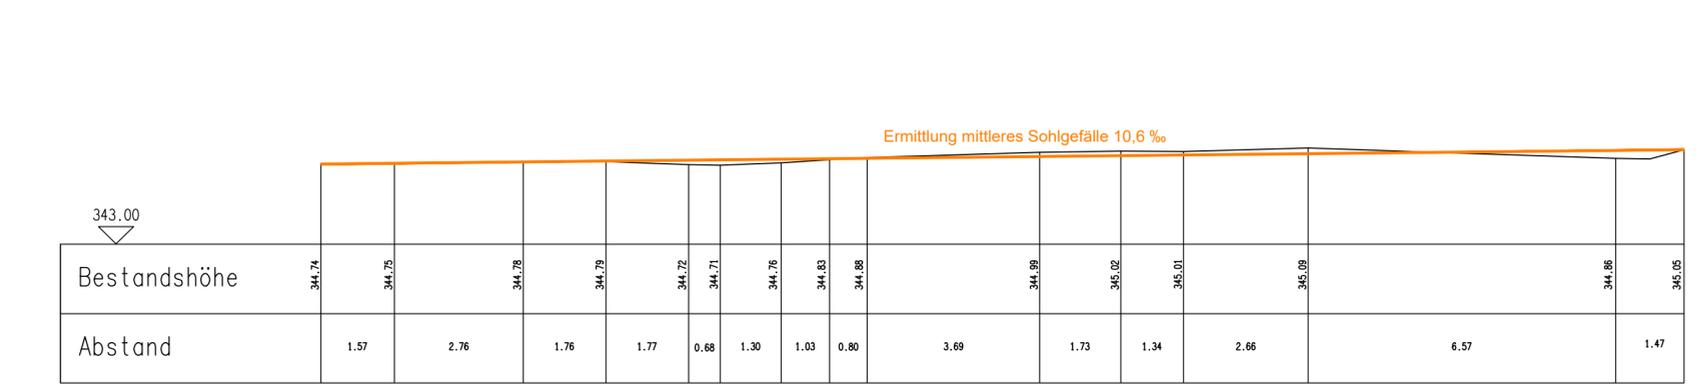

Schnitt B - B

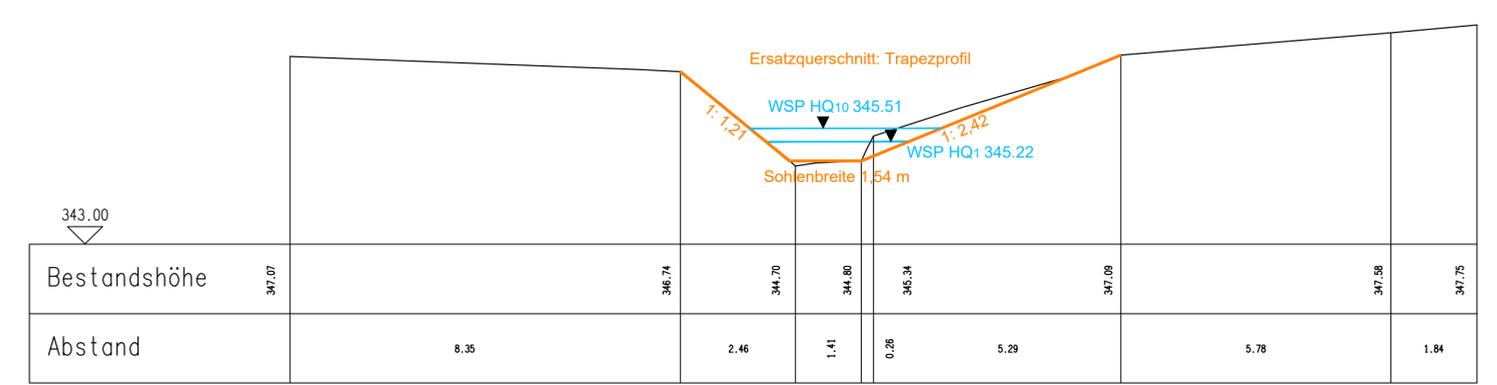

5					
4					
3					
2					
1					
0	Basis Plan	31.08.2020	Barkowitsch	31.08.2020	Burmester
Nr.:	Änderung:	am:	Name:	gepr.:	Name:

Genehmigungsplanung

 **Markt Heroldsberg**
Hauptstraße 104
90562 Heroldsberg

Heroldsberg, den

(Unterschrift)

Vorhaben: Mischwassereinleitungen in die Gründlach in Heroldsberg

Gewässerplan
Beckenüberlauf 4.1 - Festplatz

Beilage: G.F_06.01.00 Maßstab: M 1 : 100

Datei: G_06.1-BP-KA_310.31_BÜ4.1.dwg

 **Meyer & Schmidt**
Ingenieurgesellschaft mbH

	Datum	Name	Projekt-Nr.:	310.31
entw.	Aug. 2020	Burmester	Lauf a.d.Peg.,	
gez.	Aug. 2020	Barkowitsch		
gepr.	Aug. 2020	Schmidt		

Industriest. 25 91207 Lauf Tel. 091 23 / 97 35-0 Fax 091 23 / 97 35-29

Schmidt, Dipl. Ing.